



RZUT PIWNICY - KORYTARZ
SUFITY
SKALA 1:100

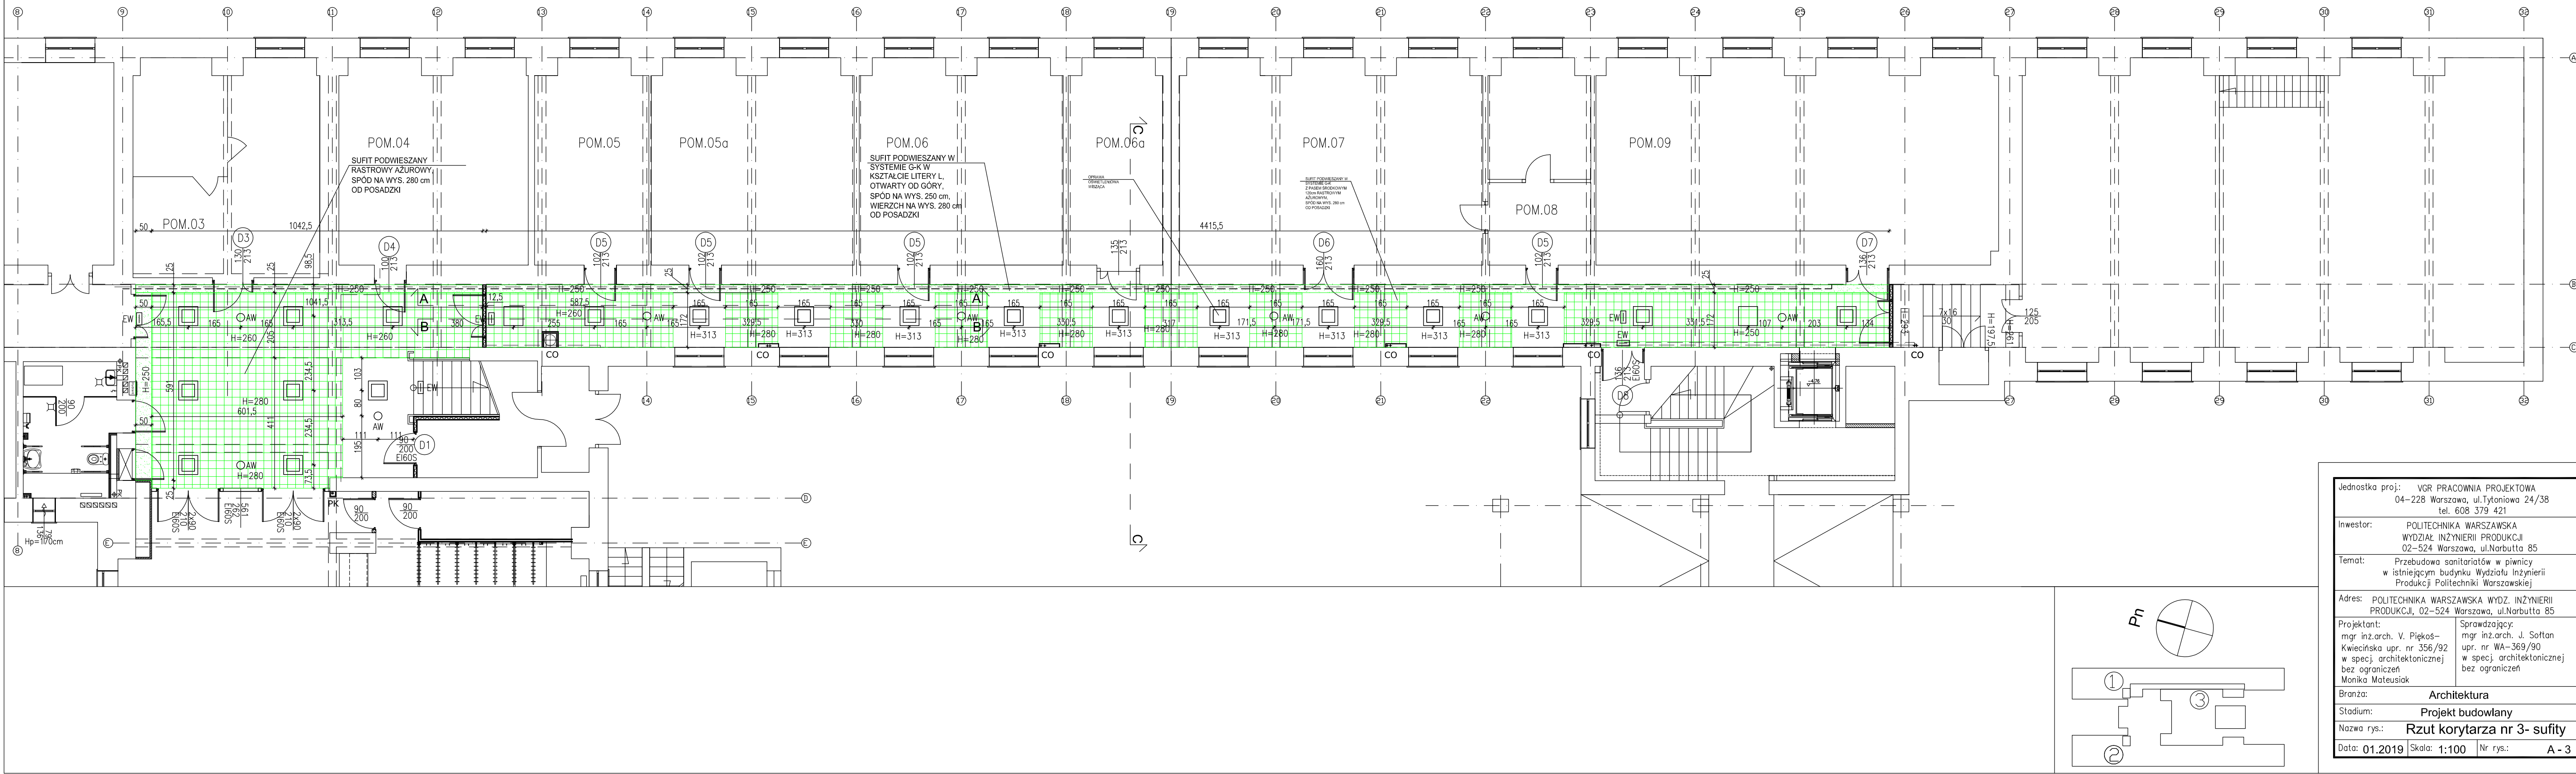

Jednostka proj.:	VGR PRACOWNIA PROJEKTOWA 04-228 Warszawa, ul.Tytoniowa 24/38 tel. 608 379 421
Investor:	POLITECHNIKA WARSZAWSKA WYDZIAŁ INŻYNIERII PRODUKCJI 02-524 Warszawa, ul.Narbutta 85
Temat:	Przebudowa sanitariatów w piwnicy w istniejącym budynku Wydziału Inżynierii Produkcji Politechniki Warszawskiej
Adres:	POLITECHNIKA WARSZAWSKA WYDZ. INŻYNIERII PRODUKCJA, 02-524 Warszawa, ul.Narbutta 85
Projektant:	mgr inż.arch. V. Piękos- Kwiecińska upr. nr 356/92 w specj. architektonicznej bez ograniczeń Monika Mateusiak
Sprawdzający:	mgr inż.arch. J. Soltan upr. nr WA-369/90 w specj. architektonicznej bez ograniczeń
Branża:	Architektura
Stadium:	Projekt budowlany
Nazwa rys.:	Rzut korytarza nr 3- sufity
Data:	01.2019 Skala: 1:100 Nr rys.: A-3

RZUT PIWNICY - KORYTARZ
POSADZKI
SKALA 1:100

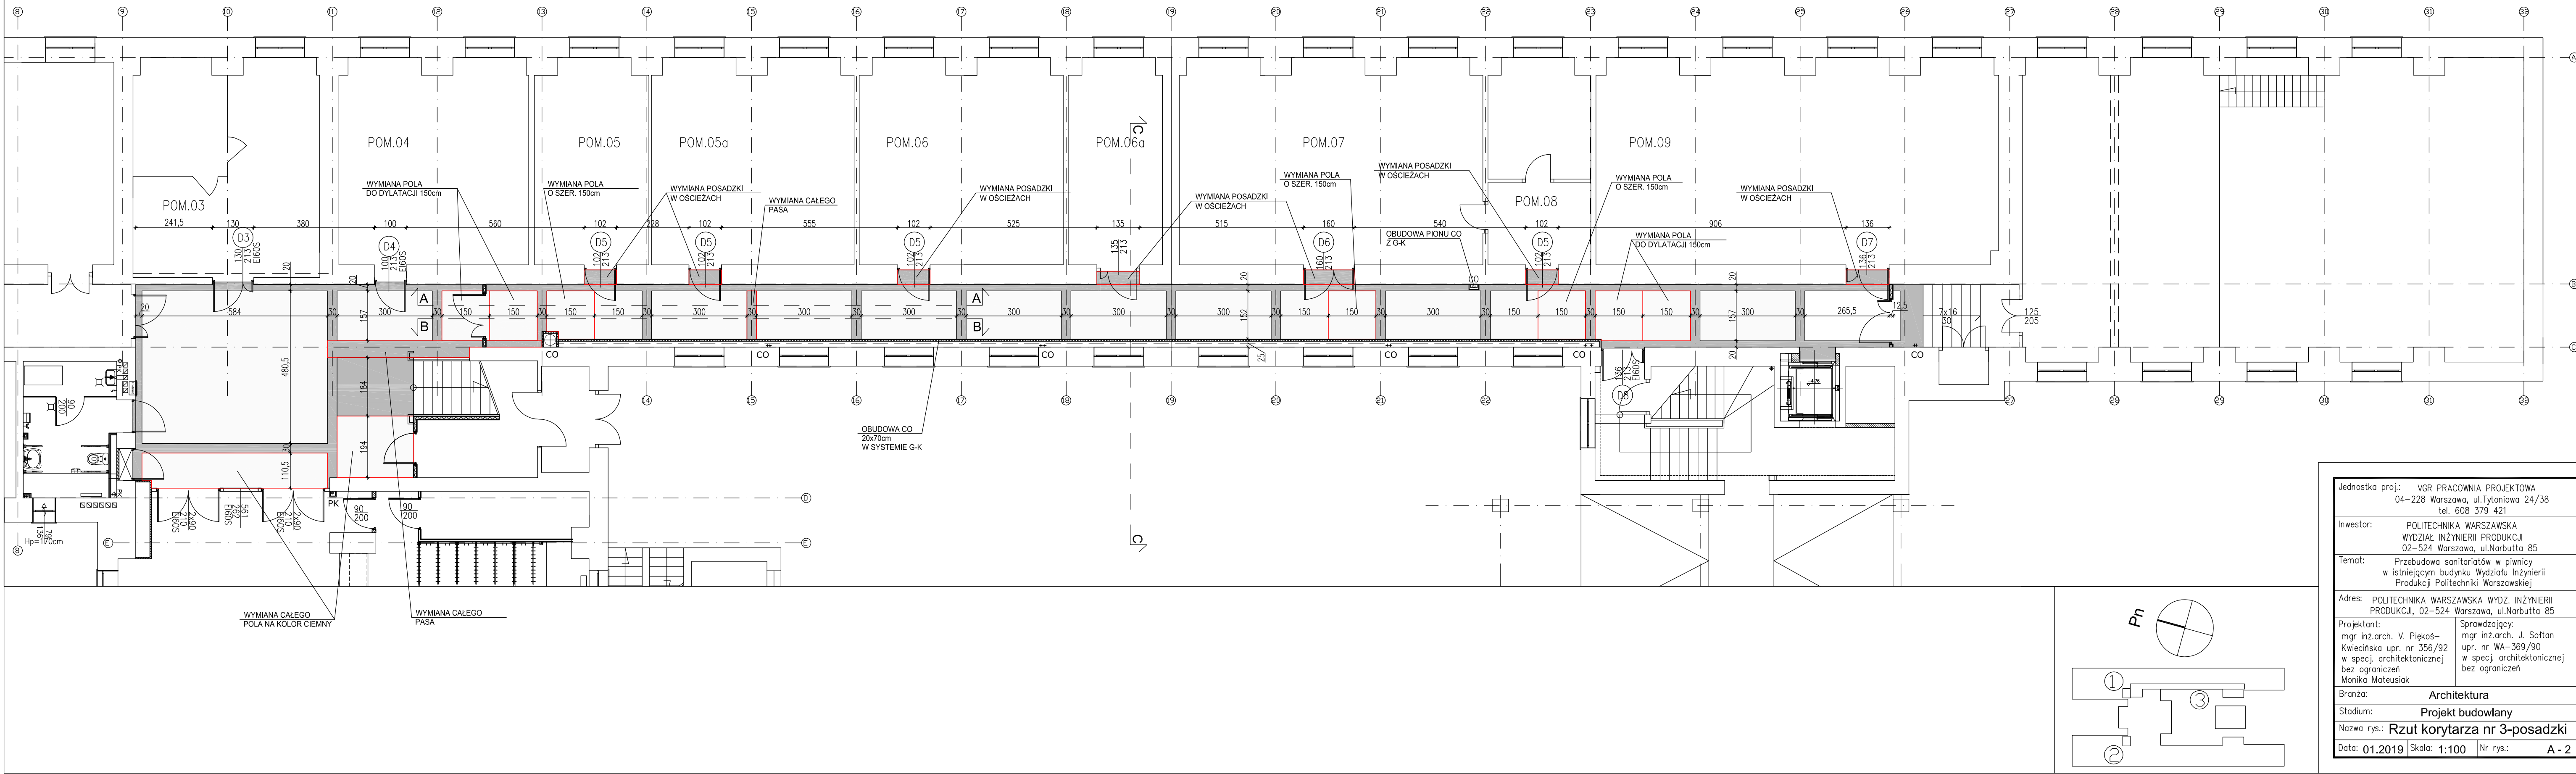

Jednostka proj.:	VGR PRACOWNIA PROJEKTOWA 04-228 Warszawa, ul.Tytoniowa 24/38 tel. 608 379 421
Investor:	POLITECHNIKA WARSZAWSKA WYDZIAŁ INŻYNIERII PRODUKCJI 02-524 Warszawa, ul.Narbutta 85
Temat:	Przebudowa sanitariatów w piwnicy w istniejącym budynku Wydziału Inżynierii Produkcji Politechniki Warszawskiej
Adres:	POLITECHNIKA WARSZAWSKA WYDZ. INŻYNIERII PRODUKCJA, 02-524 Warszawa, ul.Narbutta 85
Projektant:	mgr inż.arch. V. Piękos- Kwiecińska upr. nr 356/92 w specj. architektonicznej bez ograniczeń Monika Mateusiak
Sprawdzający:	mgr inż.arch. J. Soltan upr. nr WA-369/90 w specj. architektonicznej bez ograniczeń
Branża:	Architektura
Stadium:	Projekt budowlany
Nazwa rys.:	Rzut korytarza nr 3-posadzki
Data:	01.2019 Skala: 1:100 Nr rys.: A-2